


RZUT PIĘTRA
SKALA 1:100

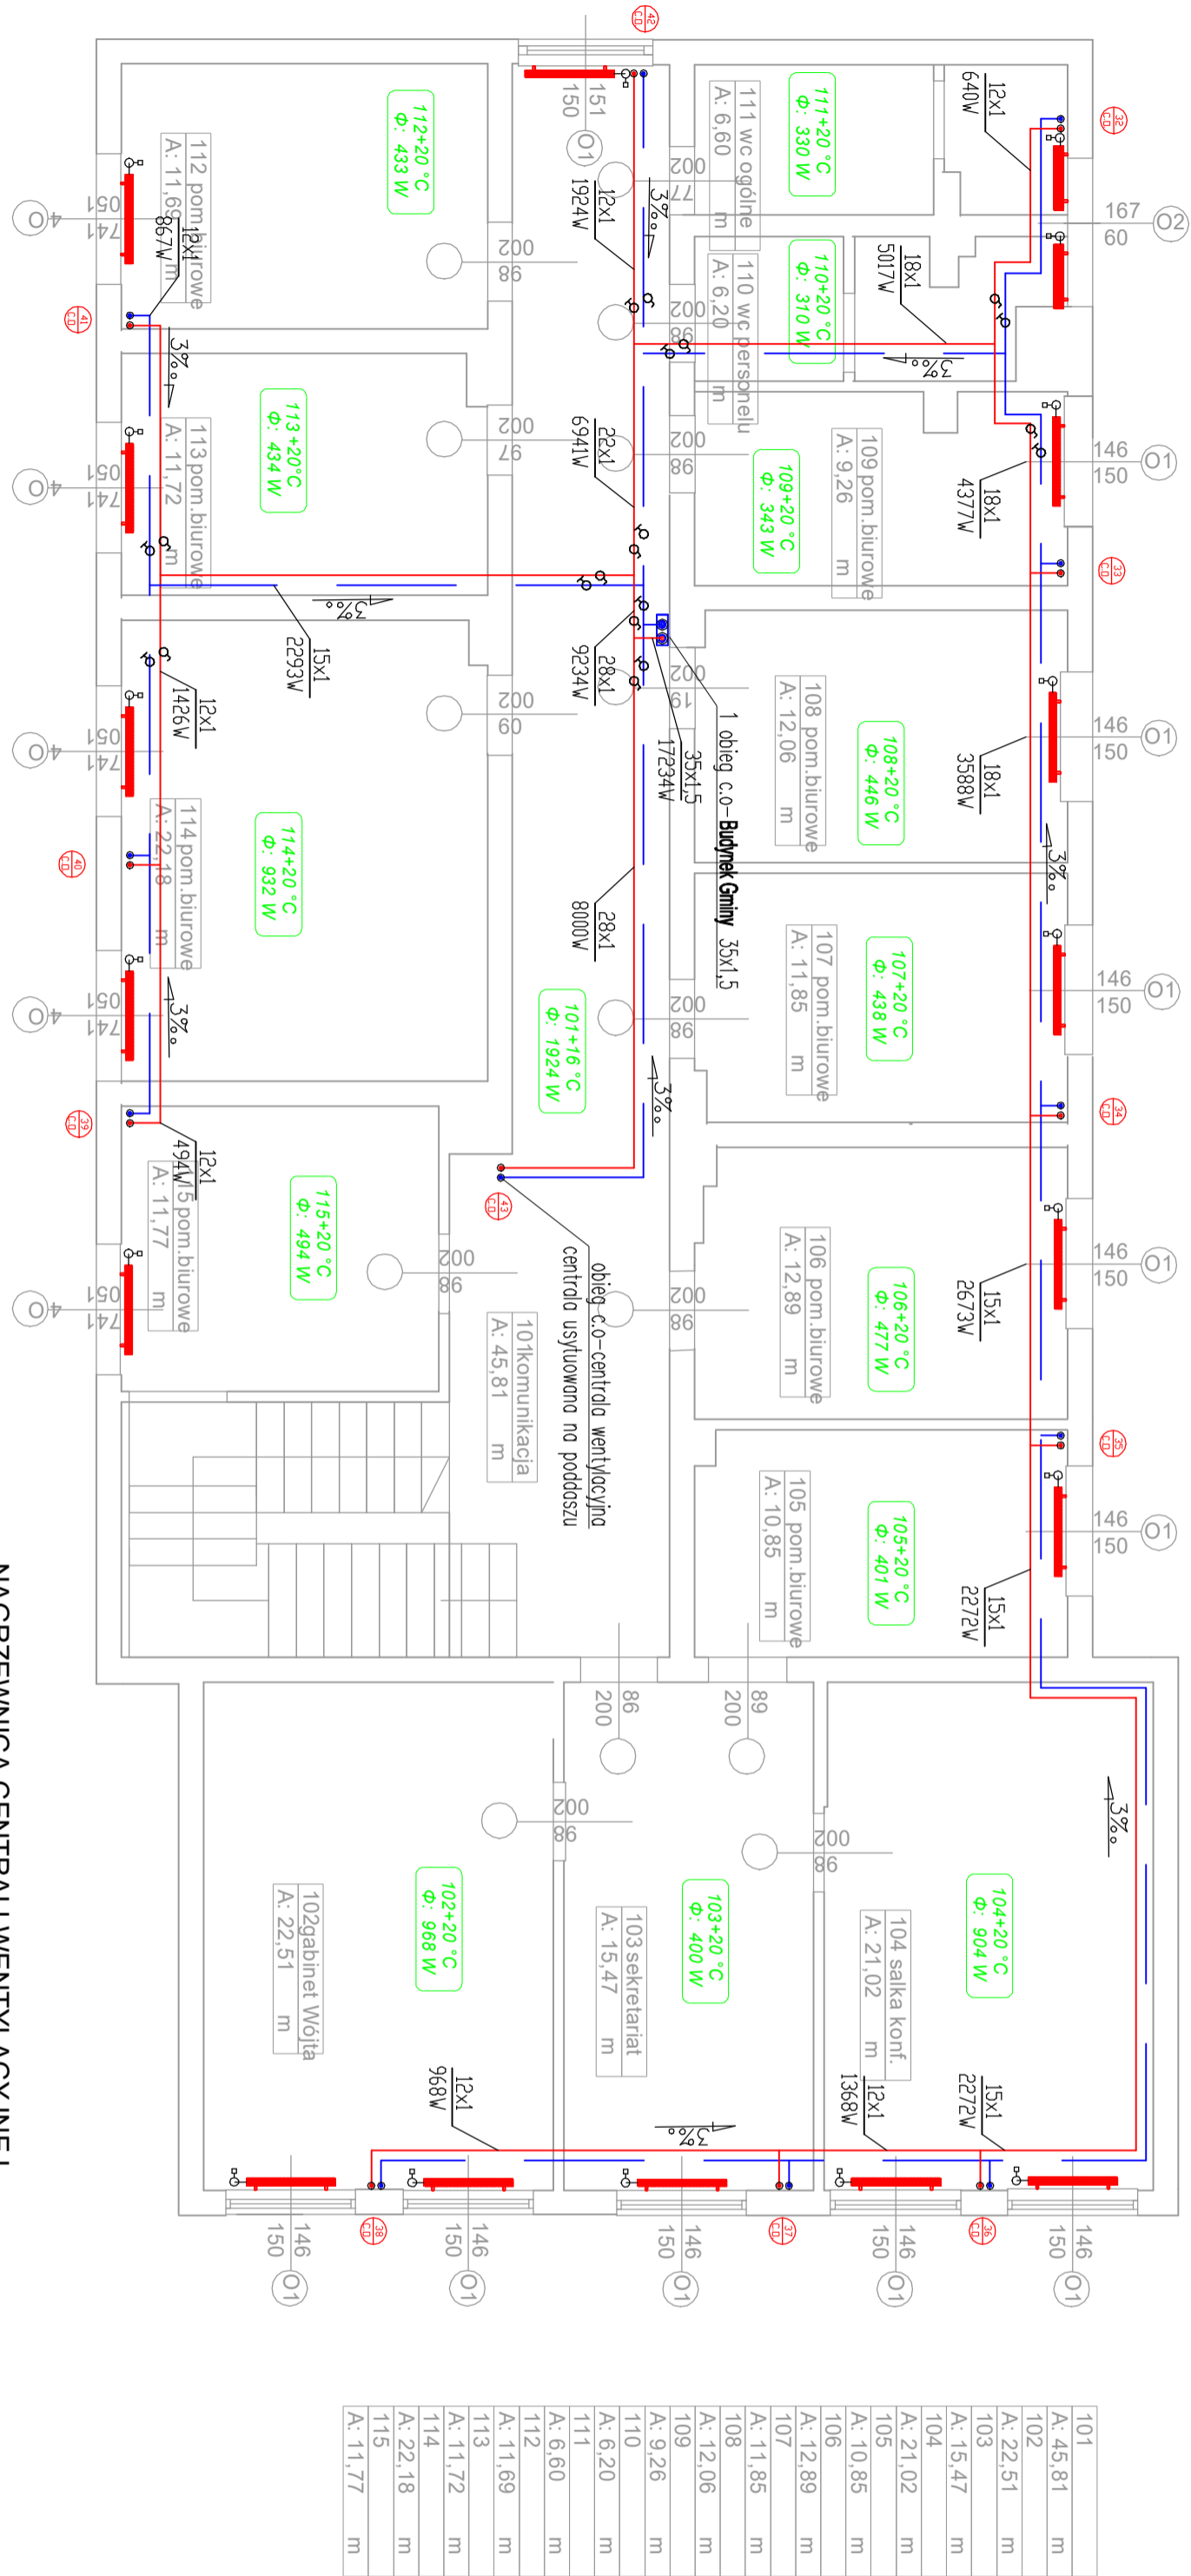

101	A: 45.81	m
102	A: 22.51	m
103	A: 15.47	m
104	A: 21.02	m
105	A: 10.85	m
106	A: 12.89	m
107	A: 11.85	m
108	A: 12.06	m
109	A: 9.26	m
110	A: 6.20	m
111	A: 6.60	m
112	A: 11.69	m
113	A: 11.72	m
114	A: 22.18	m
115	A: 11.77	m

NAGRZEWNICA CENTRALI WENTYLACYJNEJ


KUBATURA

URZĄD GMINY I ŁĄCZNIK =3120m³

BIBLIOTEKA/POCZTA =2190m²


KUBATURA CAŁKOWITA 5326m³

A	A	IŁOŚĆ PUNKTÓW
⊗	⊗	6szt.
B	B	IŁOŚĆ PUNKTÓW 18szt.
⊗	⊗	

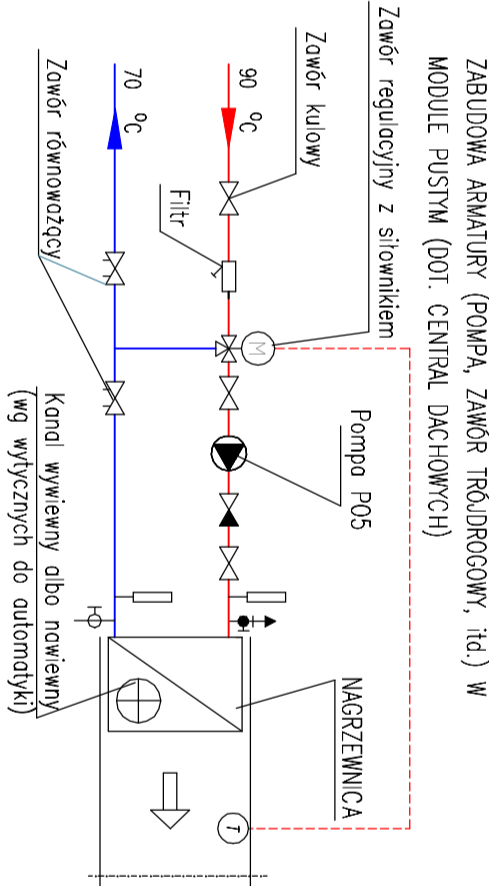


ZABUDOWA ARMATURY (POMPA, ZAWÓR TRÓJDROGOWY, itd.) W
MODULE PUSTYM (DOL. CENTRALI DACHOWYCH)

LEGENDA

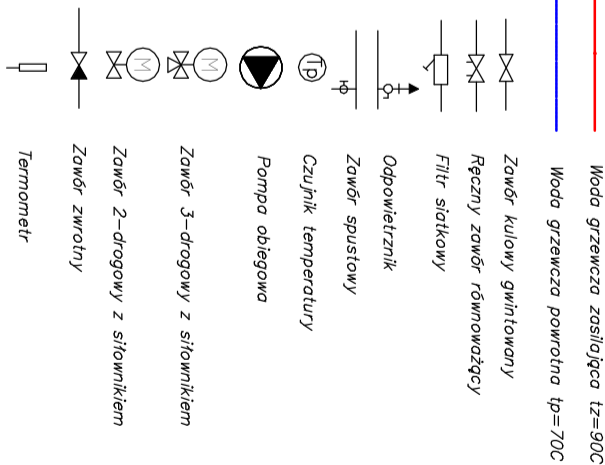

LEGENDA

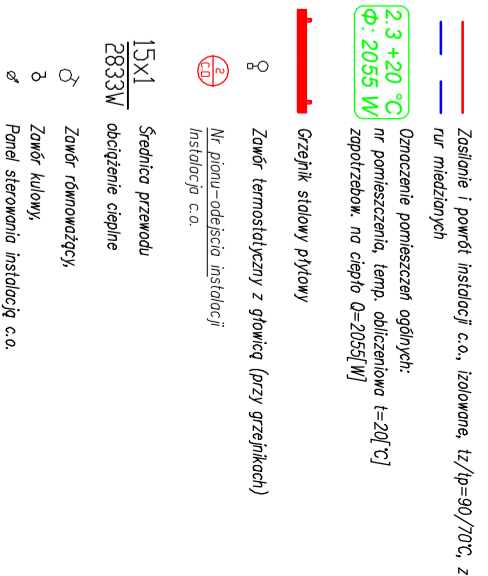

ZAMIERZENIE (ZAMOWIENIE):

Termomodernizacja budynków użyteczności publicznej
na terenie Gminy Miłanów

OBIEKT:

Nazwa:	Budynki Urzędu Gminy w Miłanowie
Adres:	Kościelna 1/a
Nr ewid. działki (dz):	dz. nr ew. 227/7, obr. ew. Kolonia Miłanów
INWESTOR (ZAMAWIAJĄCY):	
Imię nazwisko lub nazwa:	Gmina Miłanów
Adres:	21-210 Miłanów, Kościelna 21a
RYSYUNK:	Instalacja c.o.
TYTUŁ:	
Rzut piętna I	SKALA: 1:100
NUMER:	03
Asystował:	

PROJEKTOWAŁ/OPRACOWAŁ:

DATA:	październik 2016	SPRAWDZIŁ:	październik 2016
Imię i Nazwisko:	Ing. inż. Mariusz Szafrański	Imię i Nazwisko:	Ing. inż. Mariusz Szafrański
Nr upr. budowlanych:	4361 LB/88	Nr upr. budowlanych:	4361 LB/88
LUB/0092/PW/BS/2016		LUB/0092/PW/BS/2016	