


RZUT PODDASZA  
SKALA 1:100

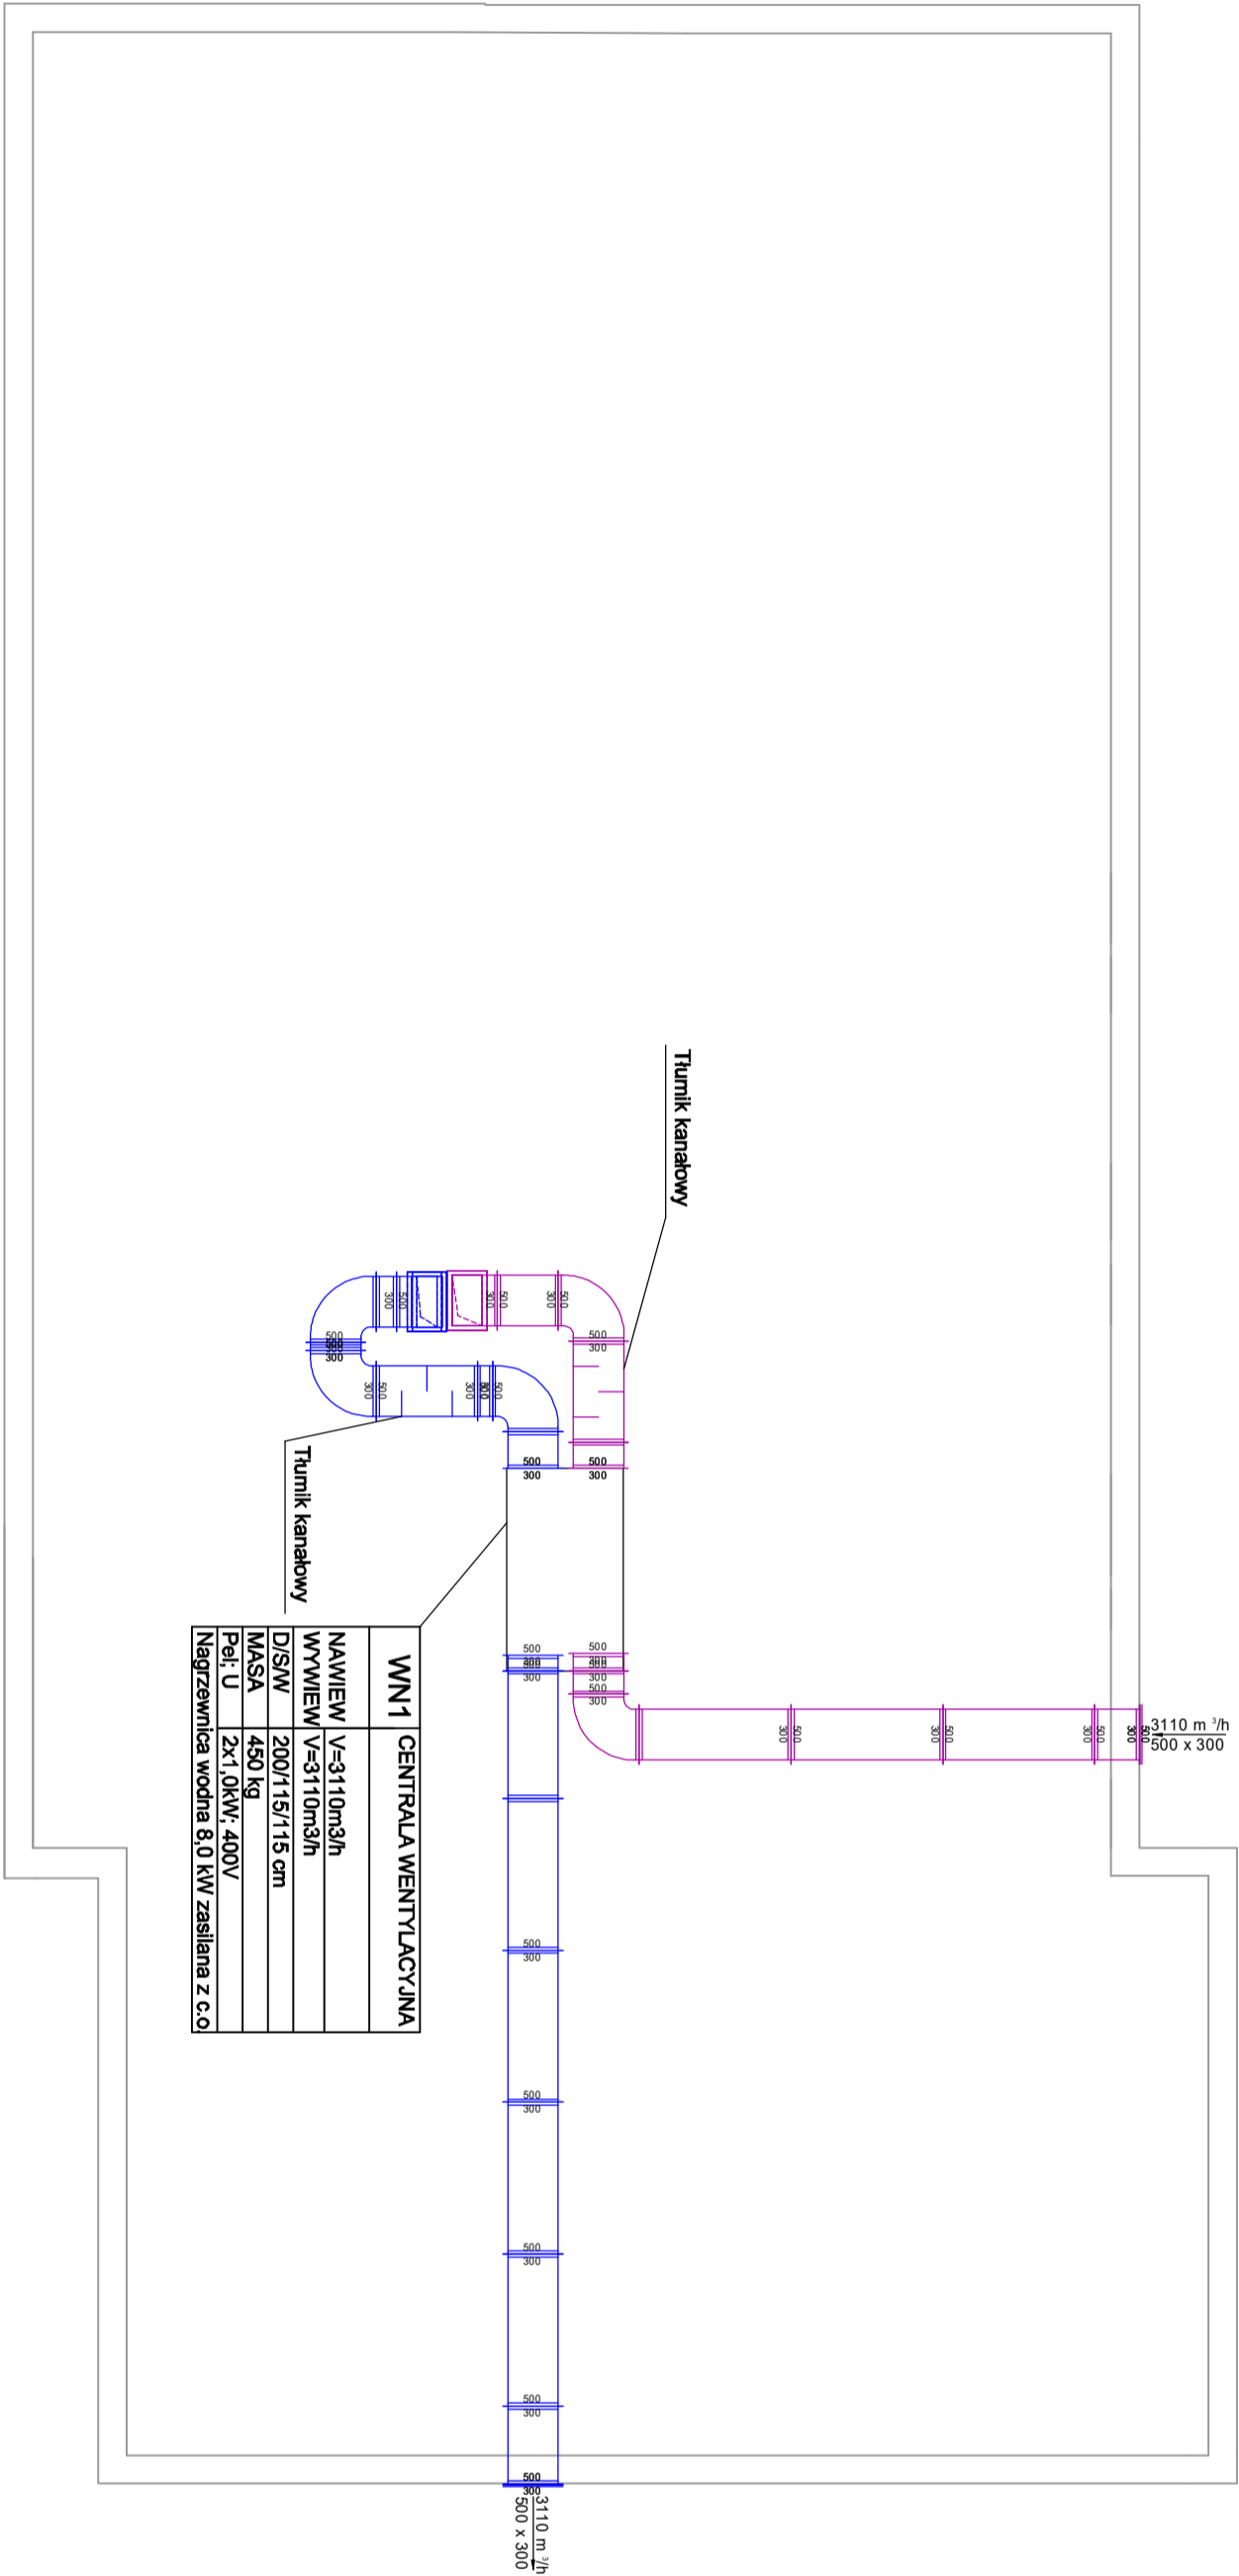

LEGENDA:

- INSTALACJA NAWIEWNA
- INSTALACJA WYWIEWNA

N ilość pow. układ naw.  
W ilość pow. układ wyw.

ZAMIERZENIE (ZAMOWIENIE):

Termomodernizacja budynków użyteczności publicznej na terenie Gminy Milanów

OBIEKT:

Nazwa:	Budynek Urzędu w Milanowie
Adres:	Kościelna 11a
Nr ewid. działki (ek):	dz. nr ew. 227/7, obr. ew. Kolonia Milanów
INWESTOR (ZAMAWIAJĄCY):	
Imię nazwisko lub nazwa:	Gmina Milanów
Adres:	21-210 Milanów, Kościelna 21a
RYSLINEK:	Instalacja wentylacji
TYTUŁ:	Rzut poddasza
SKALA:	NUMER:
1:100	06
Asysował:	

PROJEKTOWAŁ/OPRACOWAŁ: SPRACOWDZIŁ:

DATA:	październik 2016	DATA:	październik 2016
Imię i Nazwisko:	mgr inż. Izabela Musiał	Imię i Nazwisko:	Marian Szafran
Nr. upr. budowlanych:	LUB0692/PW.BS.16	Nr. upr. budowlanych:	436/LB.88